


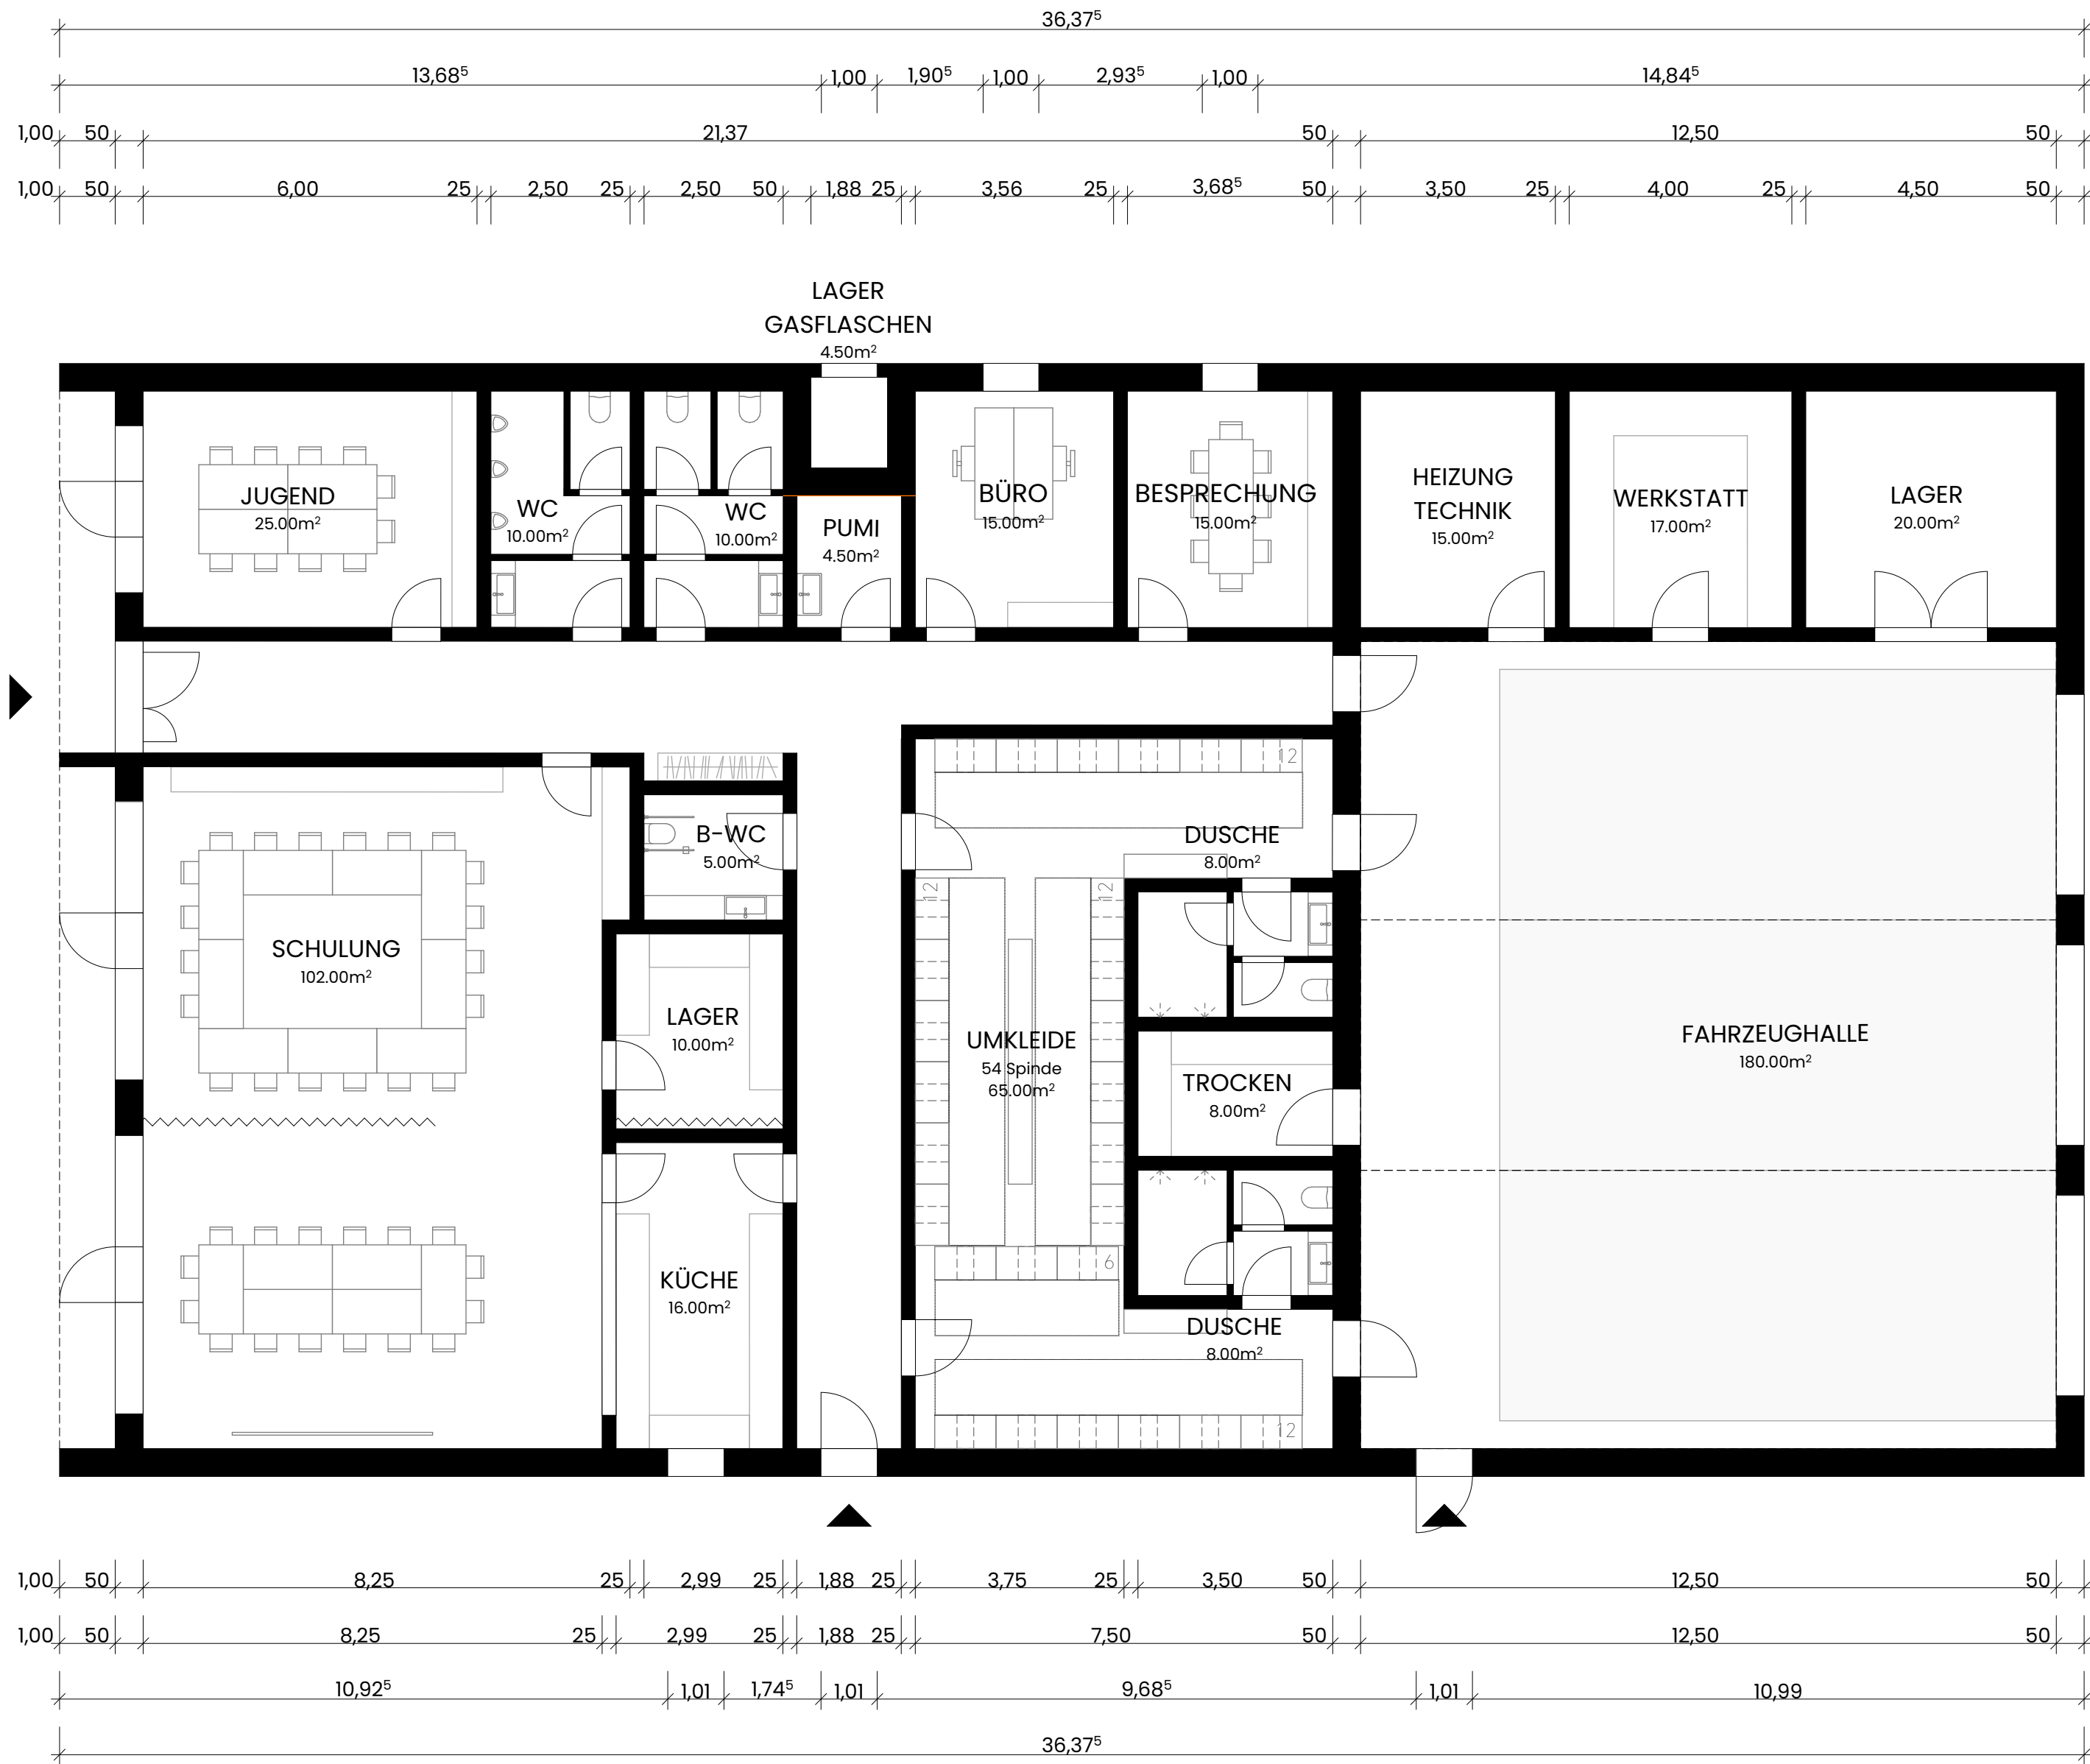

VORABZUG

PROJEKT Neubau Feuerwehr Winnigstedt • Roklumer Straße • 38170 Winnigstedt

BAUHERR Samtgemeinde Elm-Asse • Markt 3 • 38170 Schöppenstedt

23-021 • V-02 • Grundriss

MAßSTAB 1:100

BLATTGRÖßE A2

DATUM 06.12.2023

PLANERSTELLER VM

VORENTWURFSPLANUNG

SHIFT.

SHIFT. GmbH
Charlottenstraße 42 • 30449 Hannover
0511 600 90 202
info@shift-architektur.de
www.shift-architektur.de