


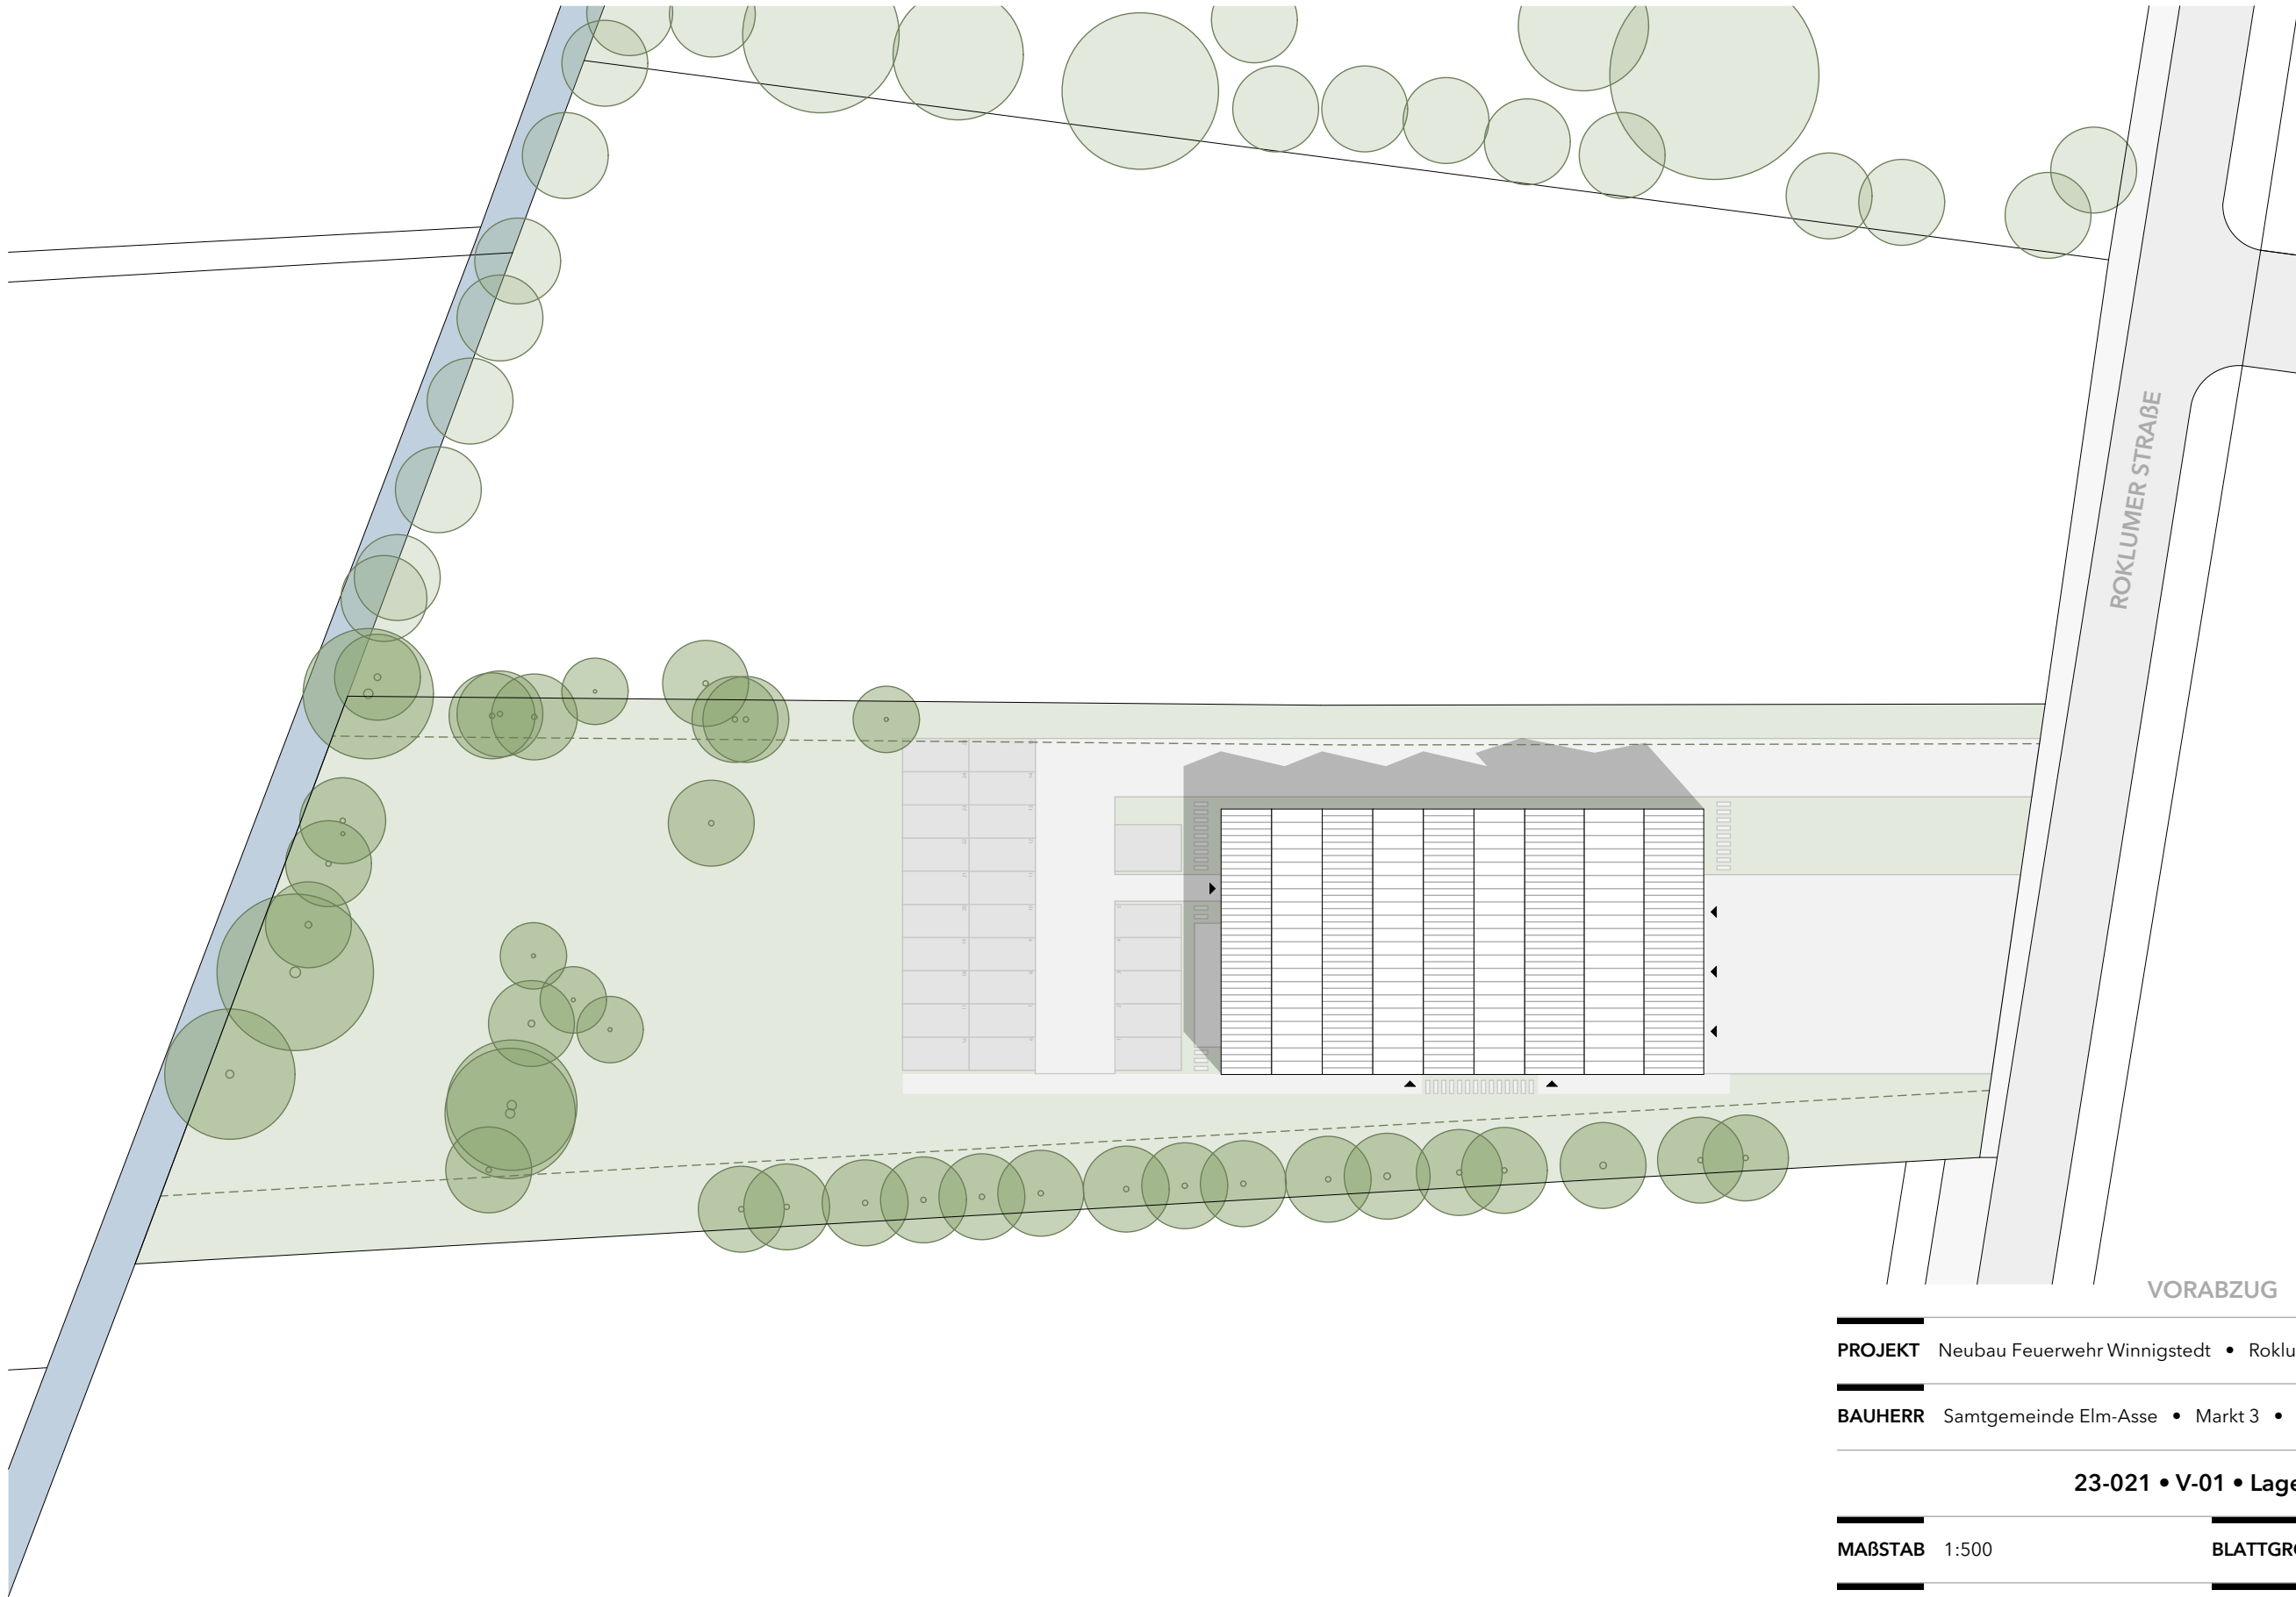

PROJEKT Neubau Feuerwehr Winnigstedt • Roklumer Straße • 38170 Winnigstedt

BAUHERR Samtgemeinde Elm-Asse • Markt 3 • 38170 Schöppenstedt

23-021 • V-01 • Lageplan

MAßSTAB 1:500

BLATTGRÖßE A3

DATUM 16.01.2024

PLANERSTELLER VM

VORENTWURFSPLANUNG



SHIFT. GmbH
Charlottenstraße 42 • 30449 Hannover
0511 600 90 202
info@shift-architektur.de
www.shift-architektur.de